


期日	57年 11月 25日	種別	竣工図面	図名	外部工事 平面図
図号	57-11-25-01	設計	〇	校核	〇
製図	〇	監理	〇	承認	〇
名称	イマアコソノイクス	種別	〇	図名	〇

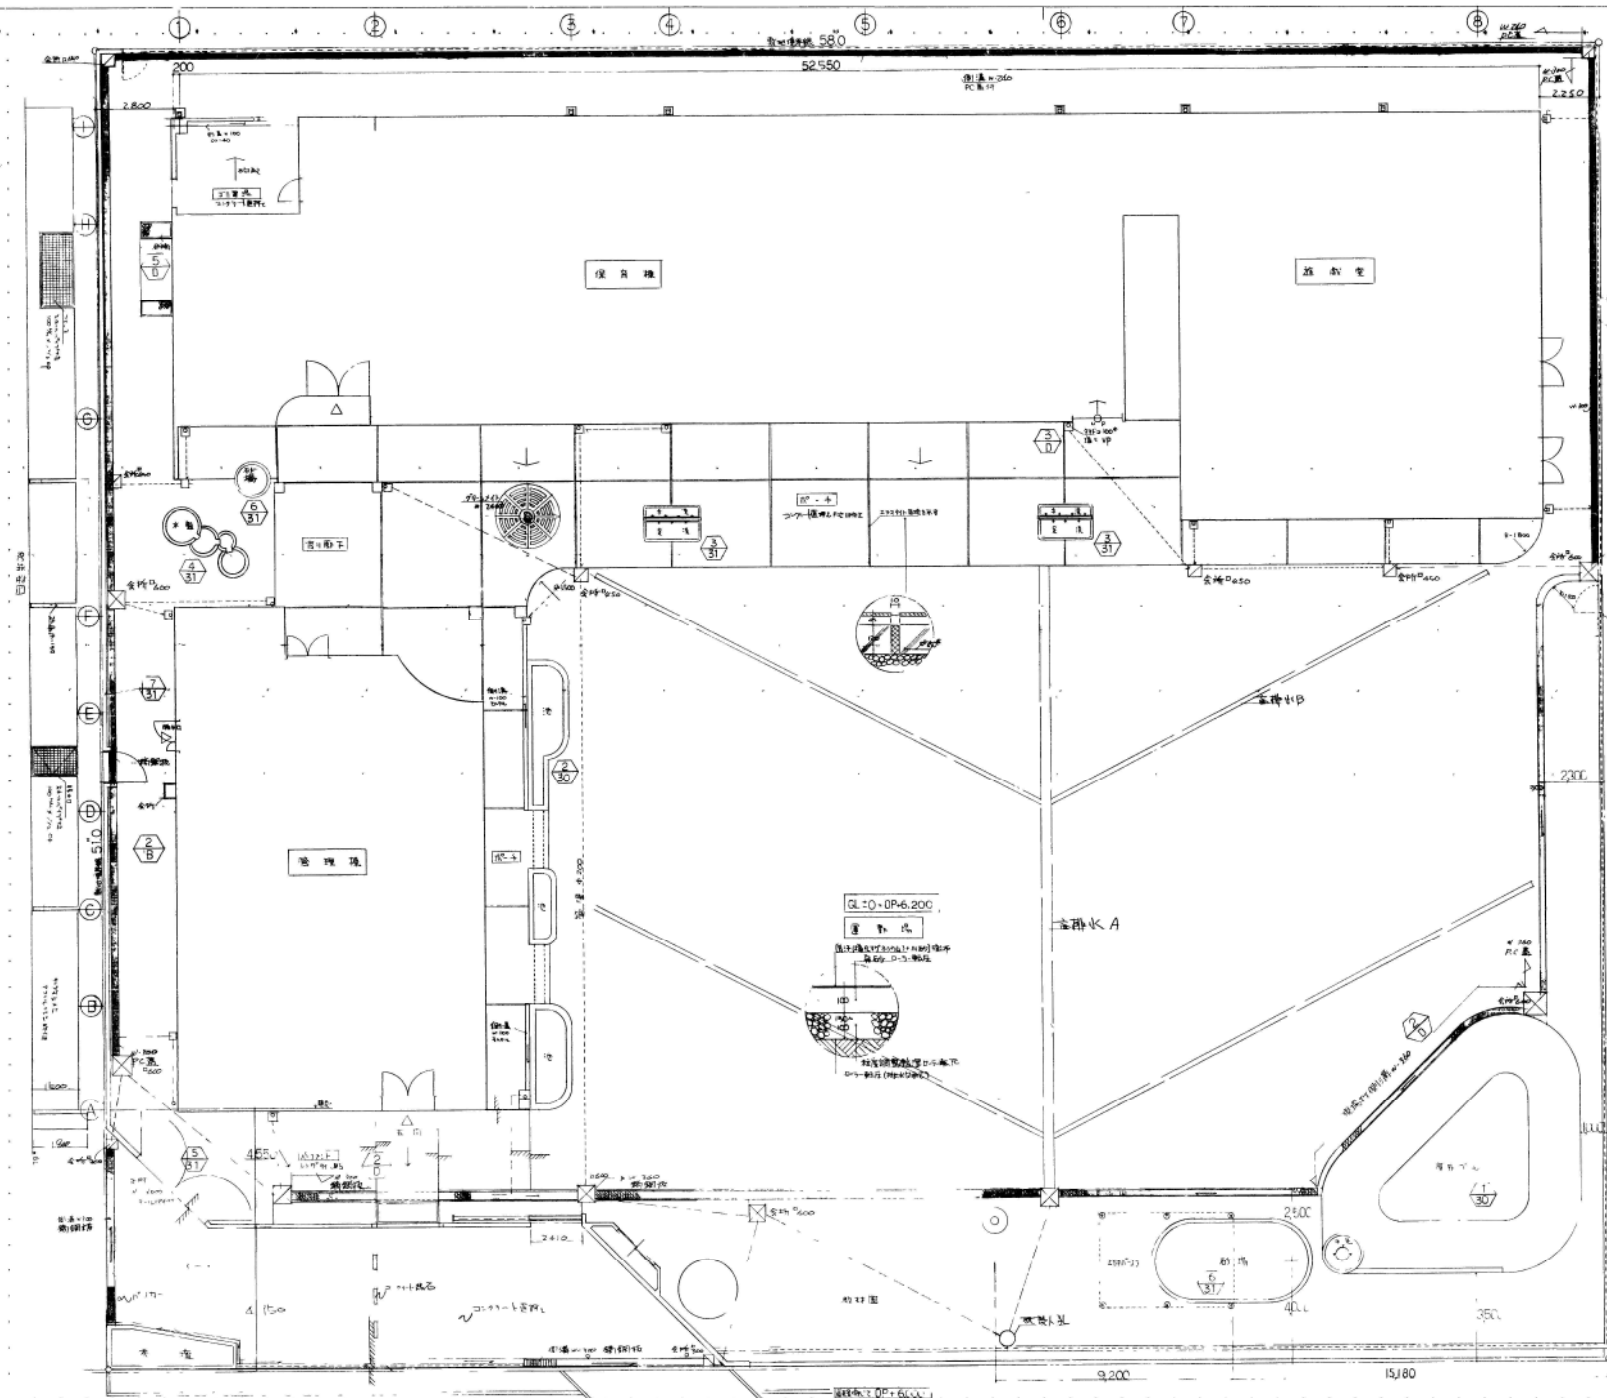

### 竣工図面

種別	竣工図面
縮尺	全 4号
製図	〇
監理	〇
承認	〇
名称	兵庫県住宅供給公社

記号	備考
---	直線 A 型
---	直線 B 型
---	側溝 (側溝)
---	側溝 (側溝)
---	埋設配水管
---	金網 (金網)
---	金網 (金網)
---	金網 (金網)

① 埋設配水管は200mm径とし、4号

(仮称) 兵庫県立兵庫幼稚園新築工事  
外部工事 平面図 1:100